

Ingegneria

Architettura





Energia e Servizi


<b>Regione Piemonte</b>		<b>Provincia di Cuneo</b>	
<p>CONSORZIO D'IRRIGAZIONE BEALERA MAESTRA - DESTRA STURA con sede in Via Roma, 101 - Bene Vagienna (CN)</p>			
<p><b>PSRN 2014-2020 - TIPOLOGIA DI OPERAZIONE 4.3.1 INVESTIMENTI IN INFRASTRUTTURE IRRIGUE</b></p>			
<b>PROGETTO ESECUTIVO</b>	<p><b>1° LOTTO FUNZIONALE</b> DELLE OPERE DI RAZIONALIZZAZIONE, RIORGANIZZAZIONE E RISTRUTTURAZIONE DEGLI IMPIANTI IRRIGUI - COMPENSORI DI CASTELLETTO STURA E MONTANERA</p>		
<b>OGGETTO</b>	<p><b>PROGETTO IMPIANTI ELETTRICI DISTRIBUZIONE PLANIMETRICA - STAZIONE DI POMPAGGIO N. 1 DI MONTANERA</b></p>		
<p>PROGETTAZIONE SPECIALISTICA:</p> <div style="text-align: center;">  </div>			
<p>PROGETTAZIONE GENERALE:</p> <div style="display: flex; justify-content: space-around;"> <div style="text-align: center;">  </div> <div style="text-align: center;">  </div> <div style="text-align: center;">  </div> </div>		<p><b>ELABORATO:</b> <b>03.09.02</b></p>	
		<p><b>DATA 1° LOTTO:</b> giugno 2017</p>	

# DISTRIBUZIONE PLANIMETRICA

Scala 1:100

## LEGENDA SIMBOLI (NON INDICATI IN PLANIMETRIA)

-  IDENTIFICATIVO PLAFONIERA STAGNA LED
-  IDENTIFICATIVO LUCE EMERGENZA
-  IDENTIFICATIVO PUNTO COMANDO LUCE - DOPPIO PULSANTE - IP55
-  IDENTIFICATIVO PUNTO PRESA INTERBLOCCATA CON FUSE

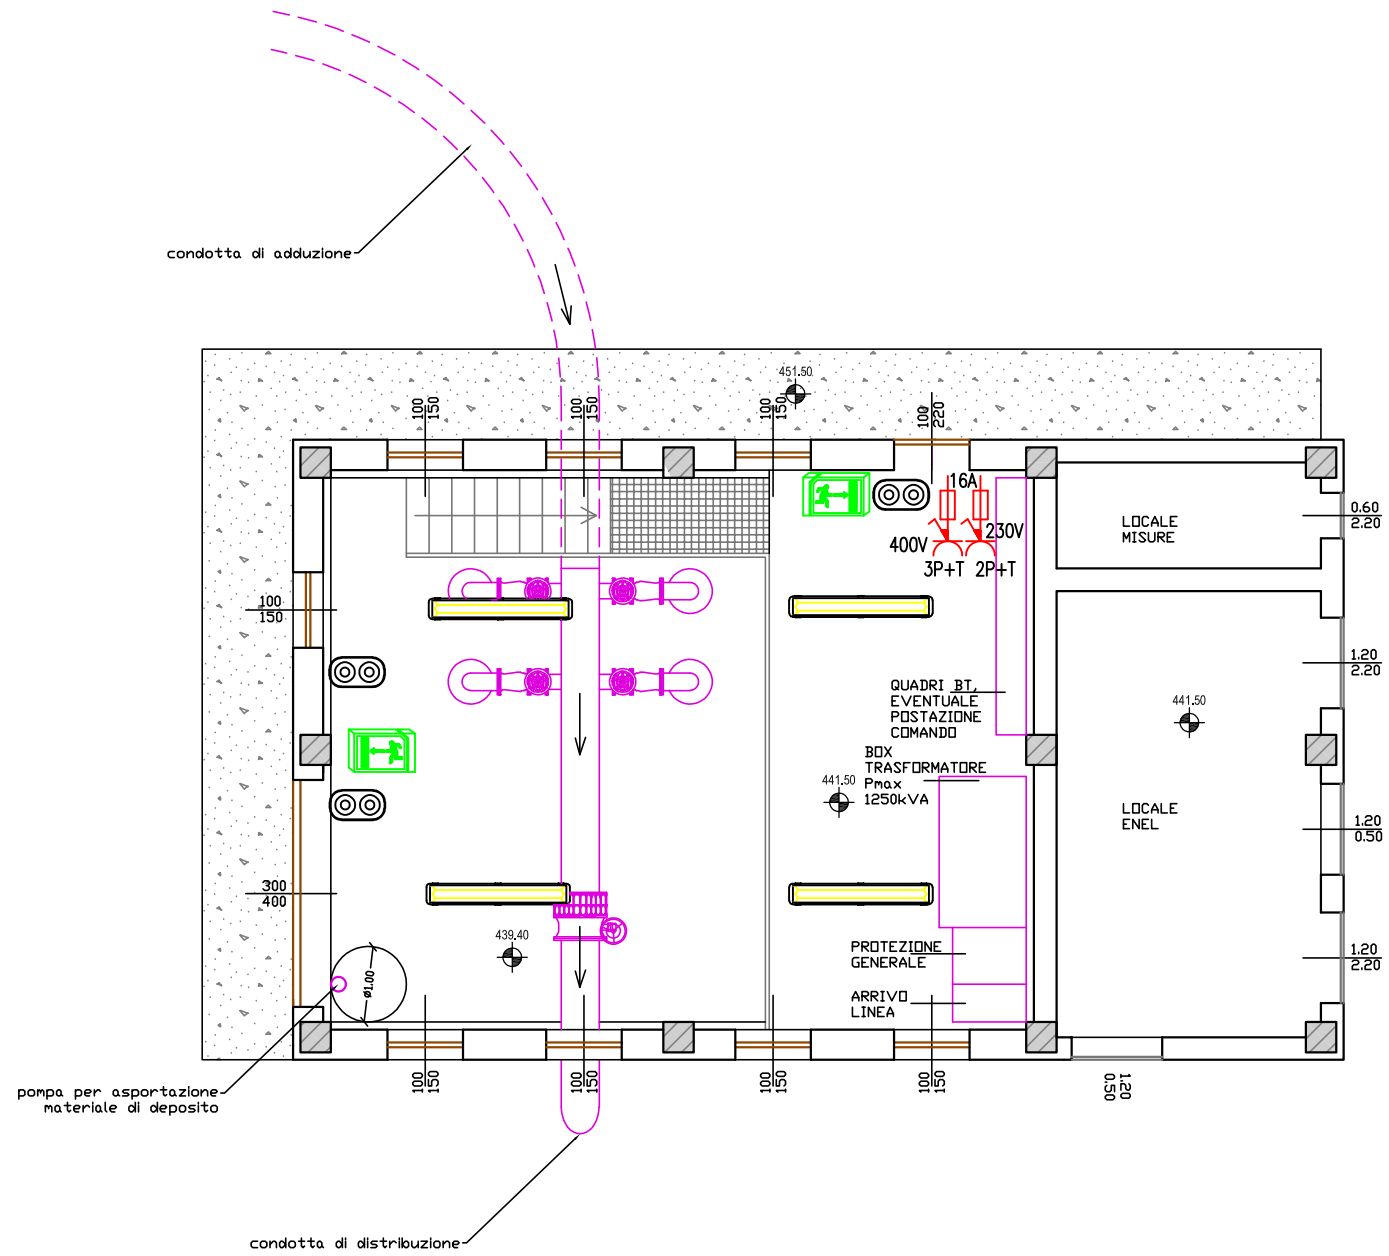

**NOTE**  
PER IDENTIFICAZIONE CIRCUITI  
VEDERE SCHEMI ELETTRICI UNIFILARI